


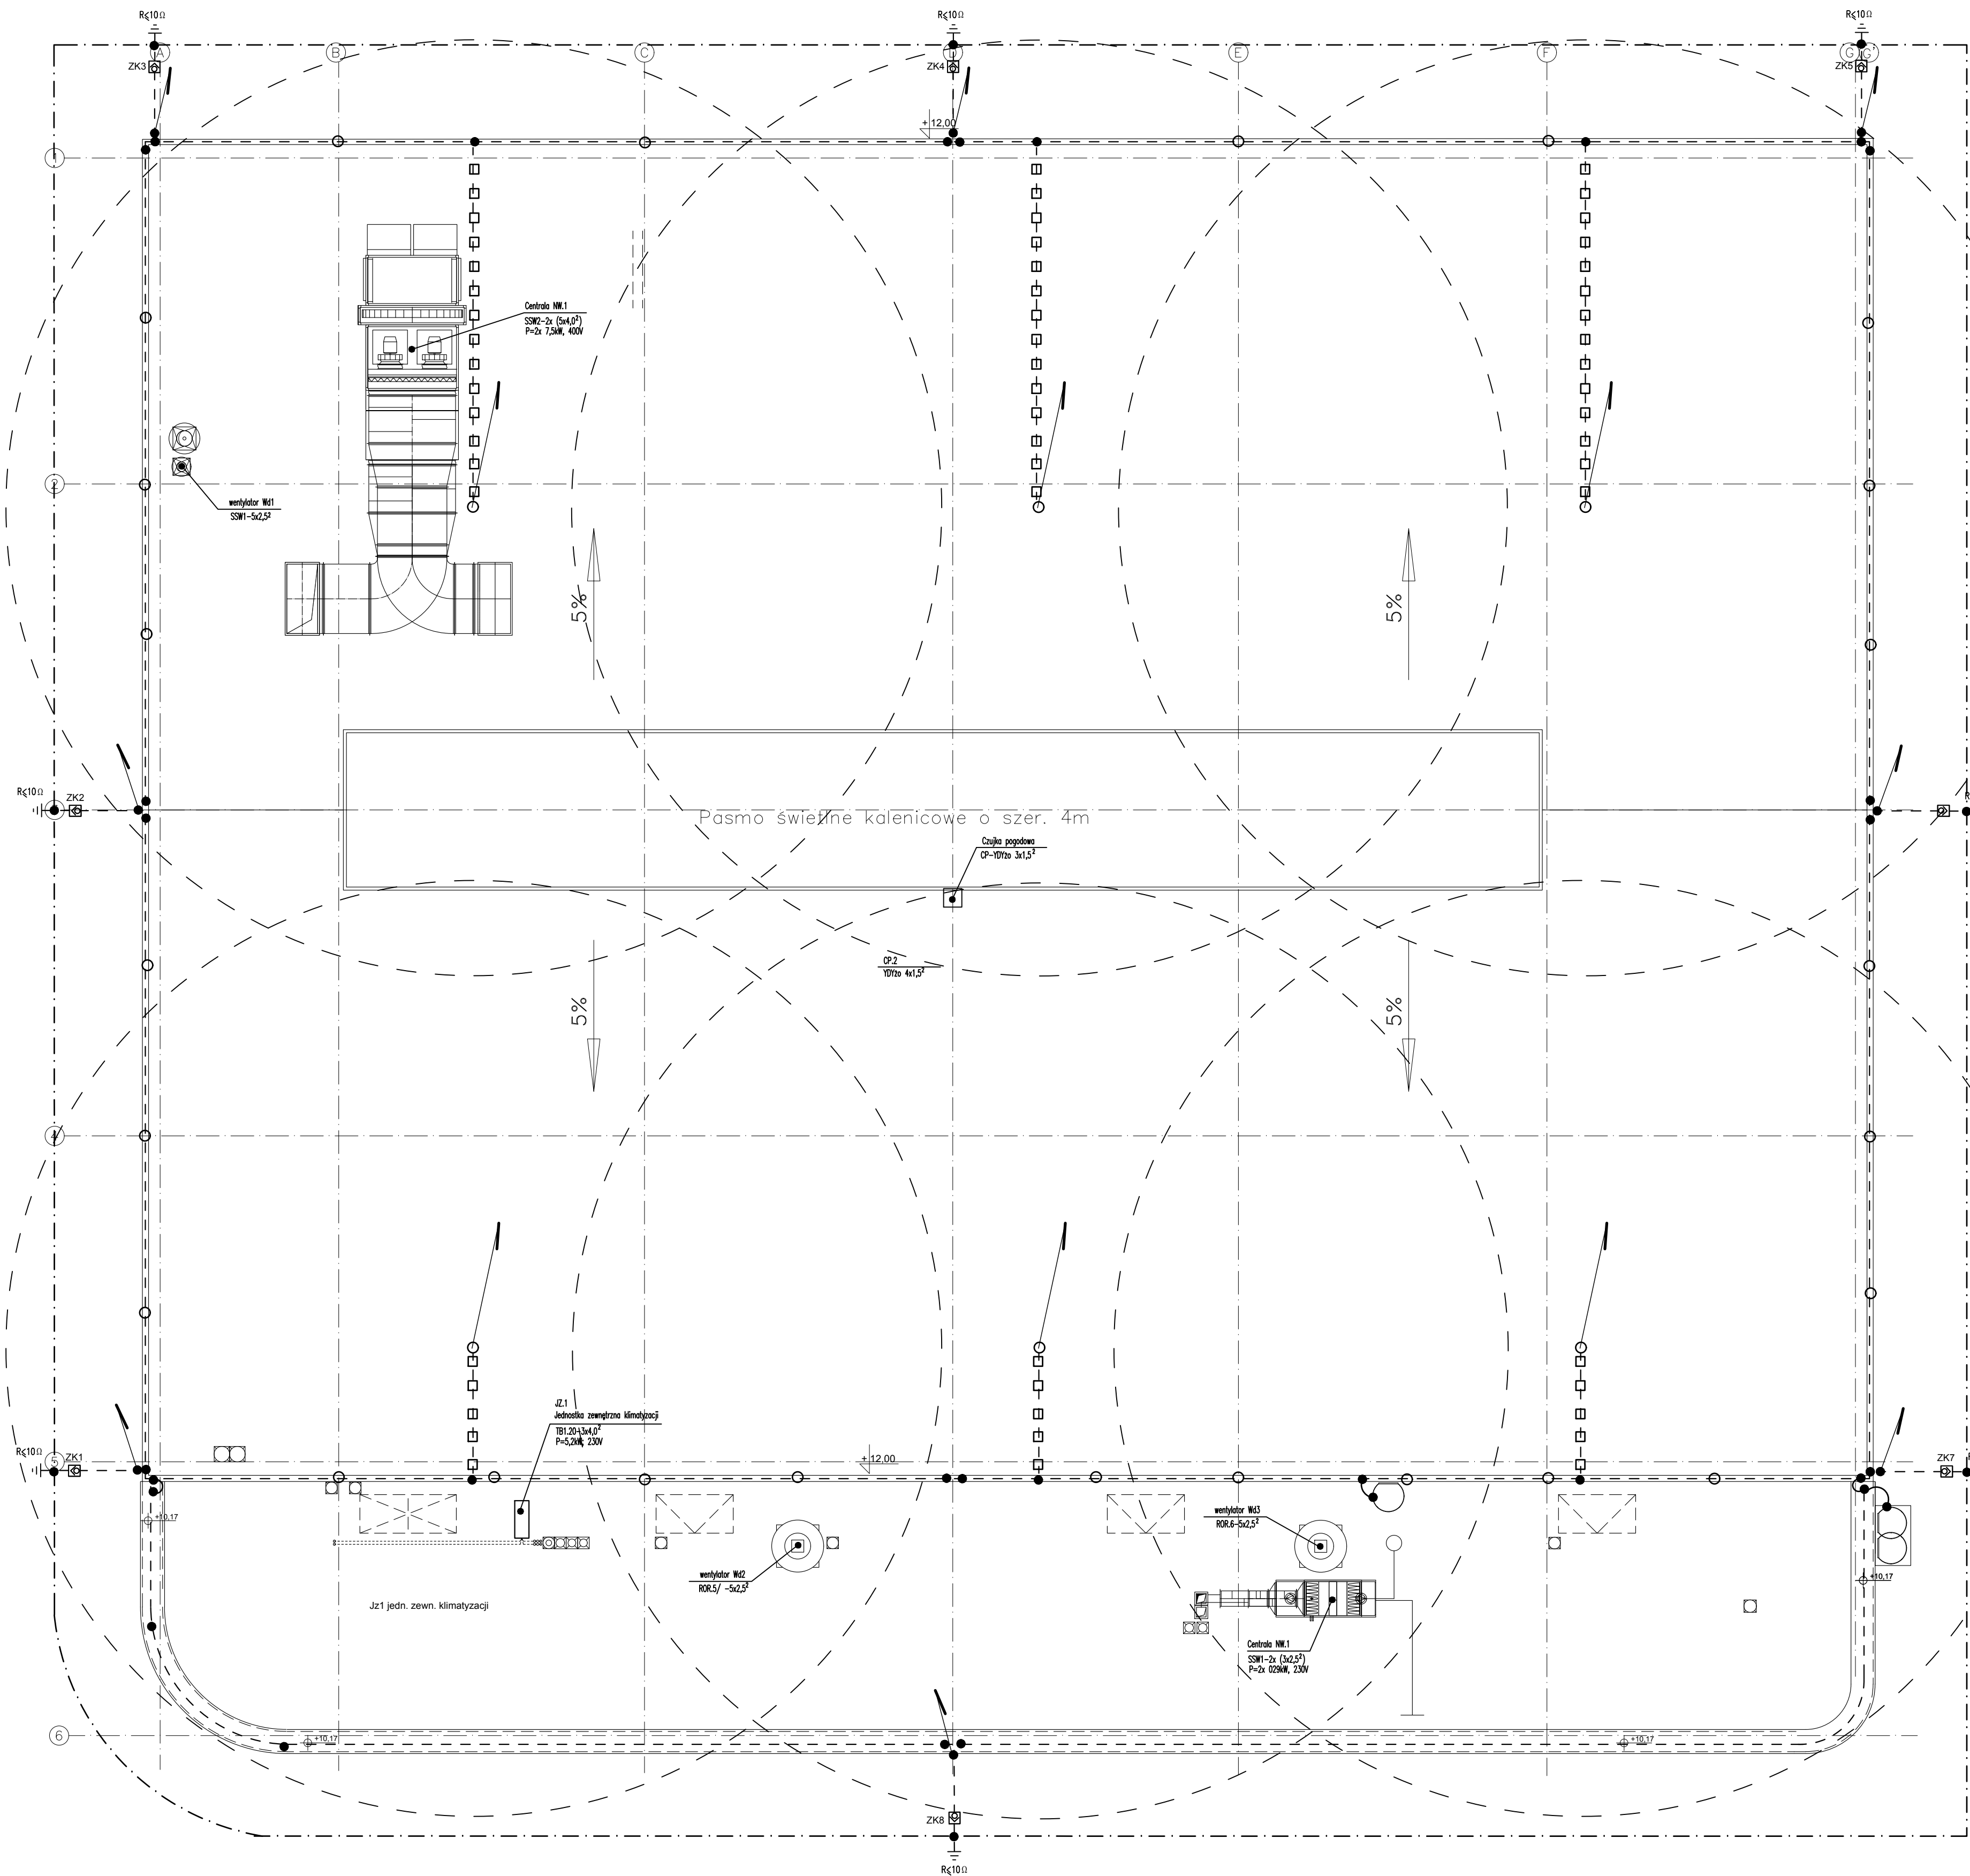

- LEGENDA
- maszt odgromowy na podstawie betonowej przyklejanej do podłoża wysokości h=4m
 - przewody odprowadzające instalacji odgromowej
 - konstrukcja naprzęża instalacji odgromowej
 - konstrukcja przetłowa instalacji odgromowej
 - wsporniki betonowe przyklejane
 - pręt odgromowy Fe/Zn ϕ 8mm
 - taśma ocynkowana Fe/Zn 30x4mm

JAREMEK ARCHITEKTURA

Biuro:
Marek Jaremek
ul. Koszarzyska 1
22-335 Żukowka
NIP: 6772172715
REGON: 060512153

Pracownia projektowa:
ul. Krakowskiej 239
30-234 Kraków
+48 601 650 253
marcin@jaremek.pl
www.jaremek.pl

Projektant:
inż. Aleksander MICHAŁSKI
nr upr. MPOIA/039/2008

Projektant sprawdzający:
mgr inż. Leszek BIAŁKOWSKI
nr upr. RGPI-V-7342-59/97

Investor:
Papiery Powlekane „PASACO” Sp. z o.o.
ul. Toruńska 63a
86 - 050 Solec Kujawski

Temat:
INSTALACJA ODGROMOWA

Faza projektu:
PROJEKT WYKONAWCZY

Branża:
ELEKTRYCZNA

Temat i adres inwestycji:
Budowa budynku magazynowo-produkcyjnego z częścią socjalno-administracyjną wraz z budową dróg wewnętrznych, chodników, parkingów; budową wewnętrznej instalacji elektroenergetycznej, wodociągowej, gazowej, wentylacyjnej, kanalizacji sanitarnej i deszczowej na dz. nr 802 przy ul. Toruńskiej, obr. m. Solec Kujawski, pow. Bydgoski;

Nazwa rysunku: RZUT DACHU	Skala: 1:100
Rev.: A	Nr rysunku:
Data: ZAMIENNY 30.03.2016	E.04